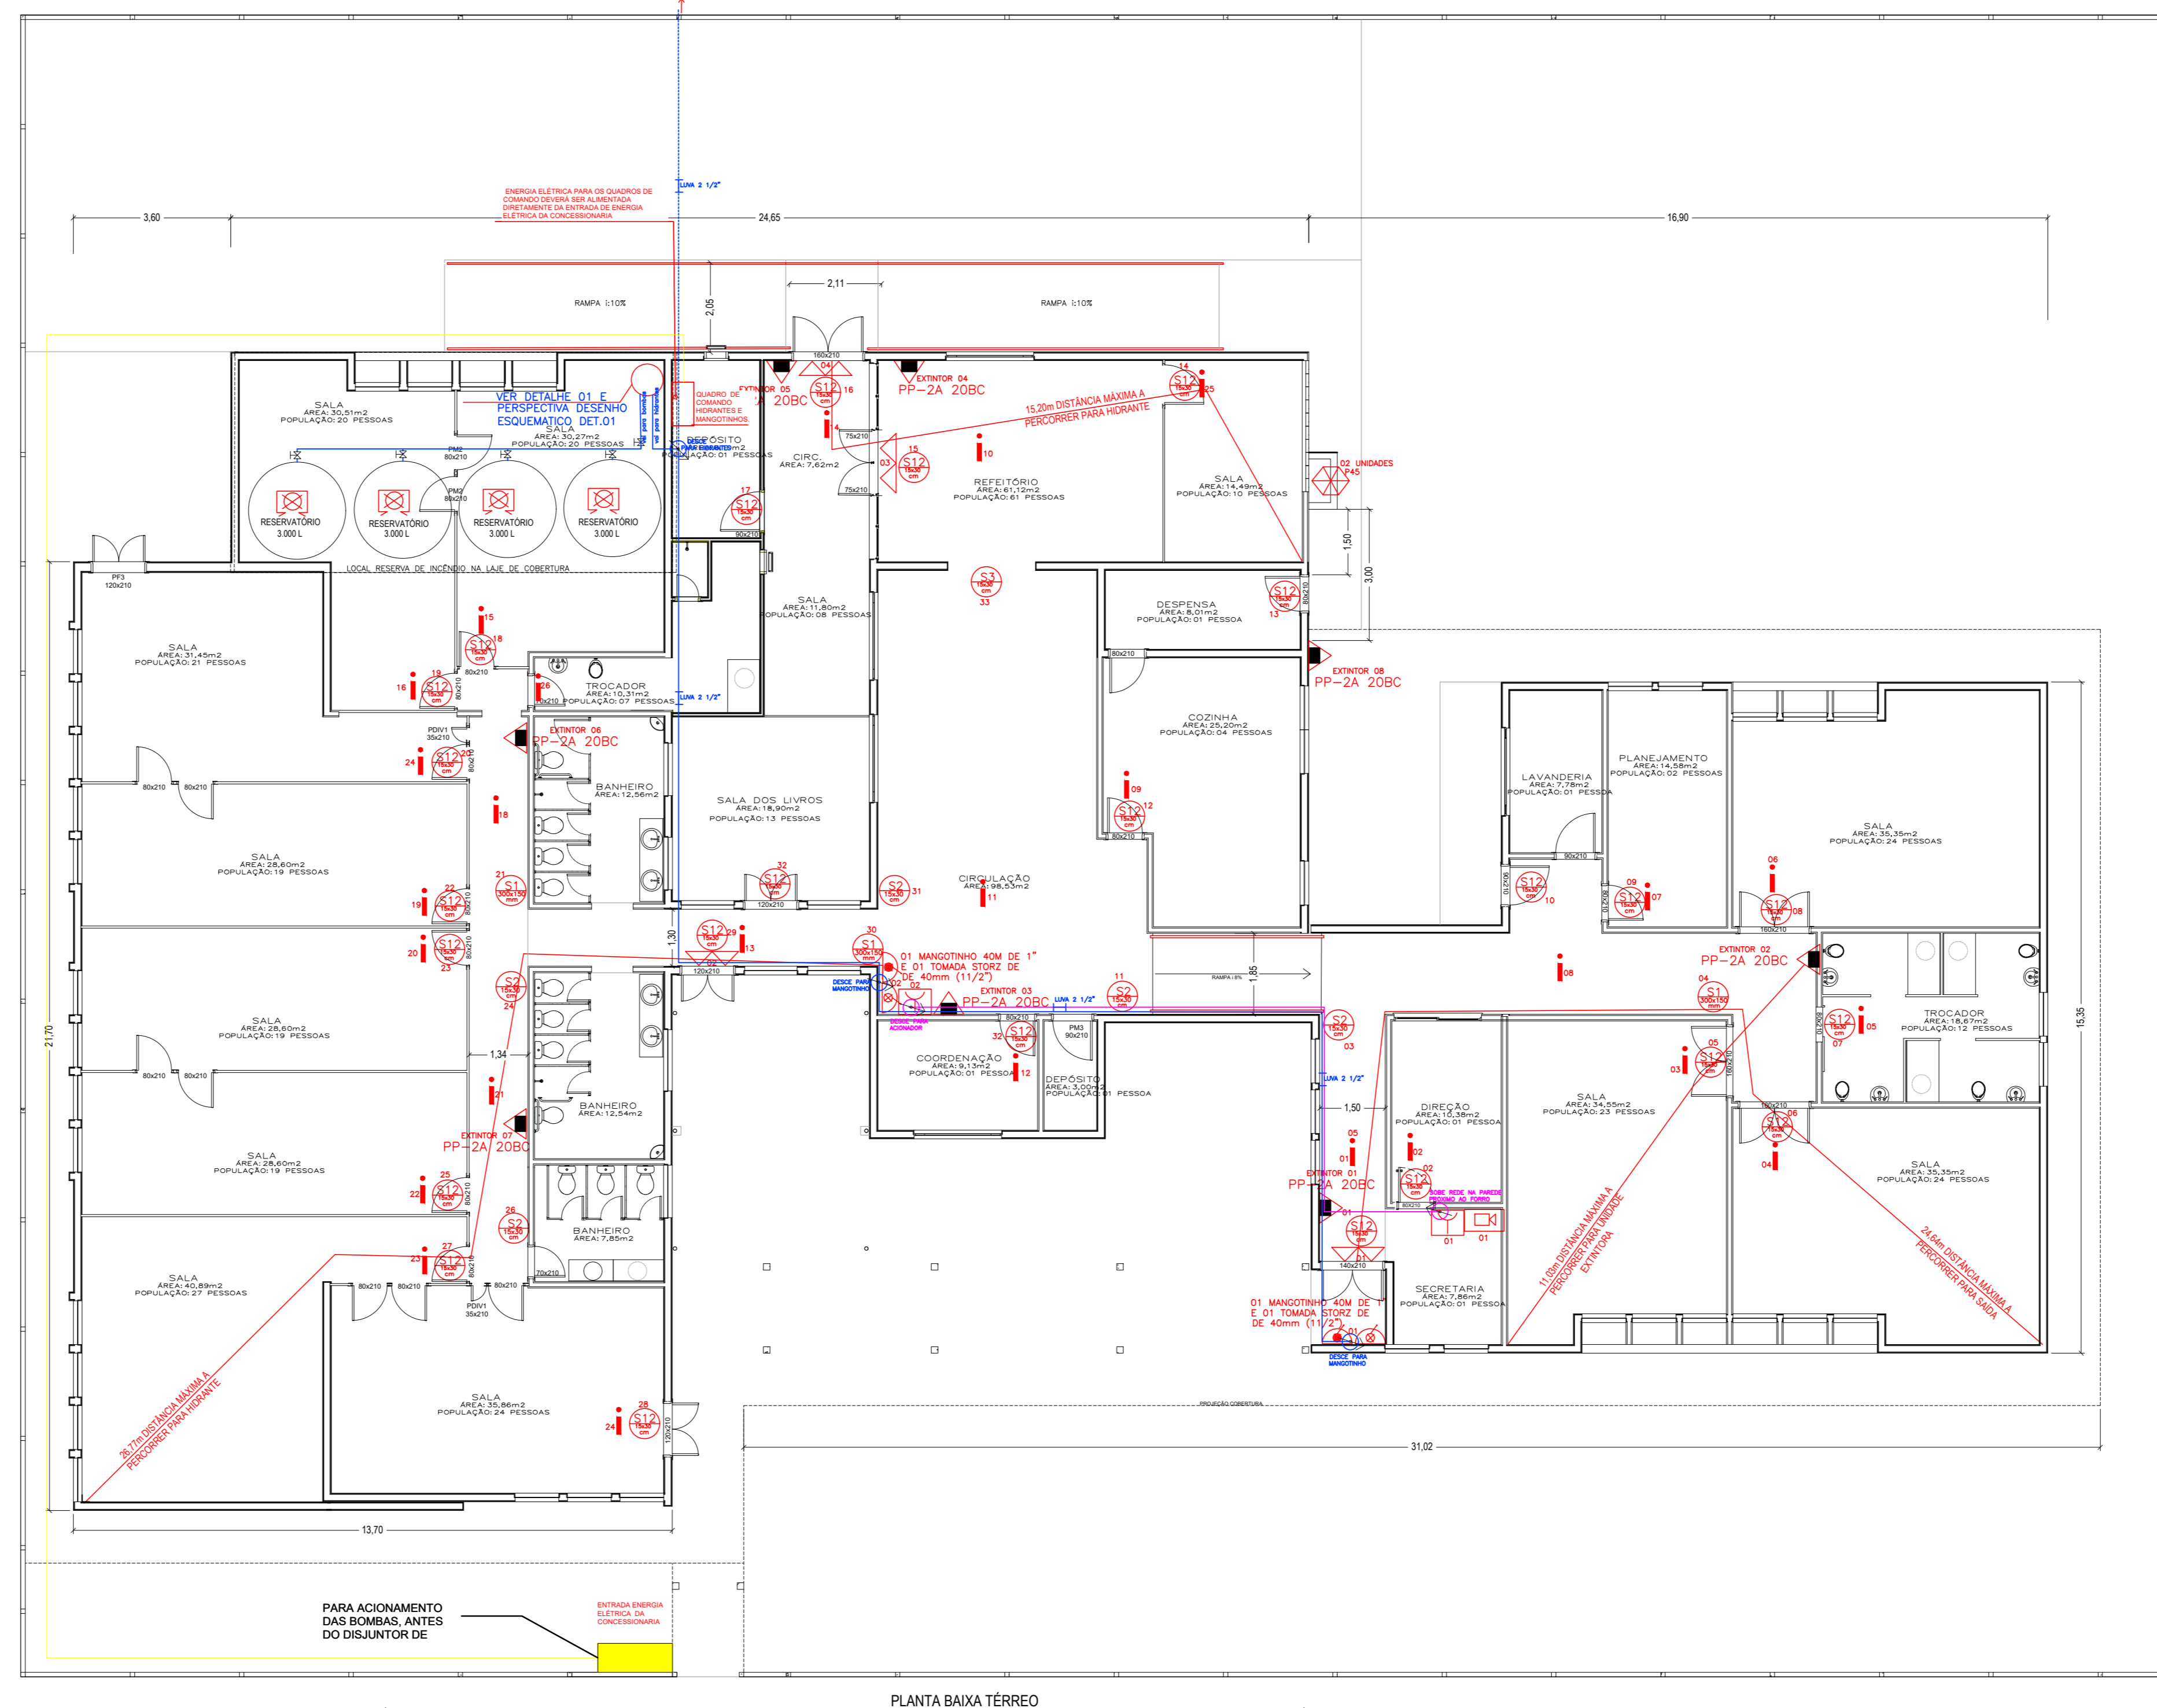

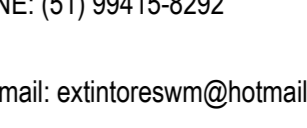


OBS: FOI PROJETADO O PAO SEM APROVEITAMENTO DE REDE E MATERIAL DE PREVENÇÃO ANTERIOR.
NO PROJETO FOI PREVISTO TODA A REDE E MATERIAL DE PREVENÇÃO NOVA



PROJETO DE PREVENÇÃO E PROTEÇÃO CONTRA INCÊNDIO	
-LOCAL-	
RUA GUARÁ Nº 215, BAIRRO IMIGRANTE, CAMPO BOM/ RS	
PROPRIETÁRIO: MUNICÍPIO DE CAMPO BOM	 EXTINTORES DE SEGURANÇA FONE: (51) 99415-8292 e-mail: extintoreswm@hotmail.com
PROJETO: ISABEL CRISTINA RODRIGUES ARQ. CAU 130756-8	PROJETO:  ARQUITETA TESSA RODRIGUES e-mail: tessarodrigues@outlook.com
ASSUNTO: _____ PrPCI	
PLANTAS PLANTA BAIXA	
DATA JAN. DE 2020	ÁREA 869,34m²
	ESCALA 1:100
01 EXEC. REVISÃO	