

ELÉTRICO

CONSTRUÇÃO


CD

1	
2	
3	
4	
5	
6	
7	
8	
9	
10	
11	
12	
13	
14	
15	
16	
17	
18	
19	
20	
21	
22	
23	
24	
25	
26	


QUADRO DE CARGAS				
CIRC.	CARGA (W)	FIO (mm²)	DIST. (m)	LA
1	2000	1,5	16	
3	1300	2,5	20	
4	3100	2,5	20	
5	6000	6,0	40	
6	6000	6,0	40	
7	6000	6,0	40	
8	6000	6,0	40	
9	6000	6,0	40	
10	6000	6,0	40	
11	6000	6,0	40	
12	3000	2,5	25	
14	3000	2,5	25	
15	3000	2,5	25	
16	3000	2,5	25	
60400	35,00	100		

27		47	
28		48	
29		49	
30		50	
31		51	
32		52	
33		53	
34		54	
35		55	
36		56	
37		57	
38		58	
39		59	
40		60	
41		61	
42		62	
43		63	
44		64	
45		65	
46		66	

SIMBOLOGIA	
	Caixa para ponto de luz no teto
	Interruptor simples H: 110cm
	Tomada baixa H: 30cm
	Tomada média H: 110cm
	Tomada alta H: 220cm
	Condutor neutro
	Condutor fase
	Condutor terra
	Retorno
	Retorno paralelo (hotel)

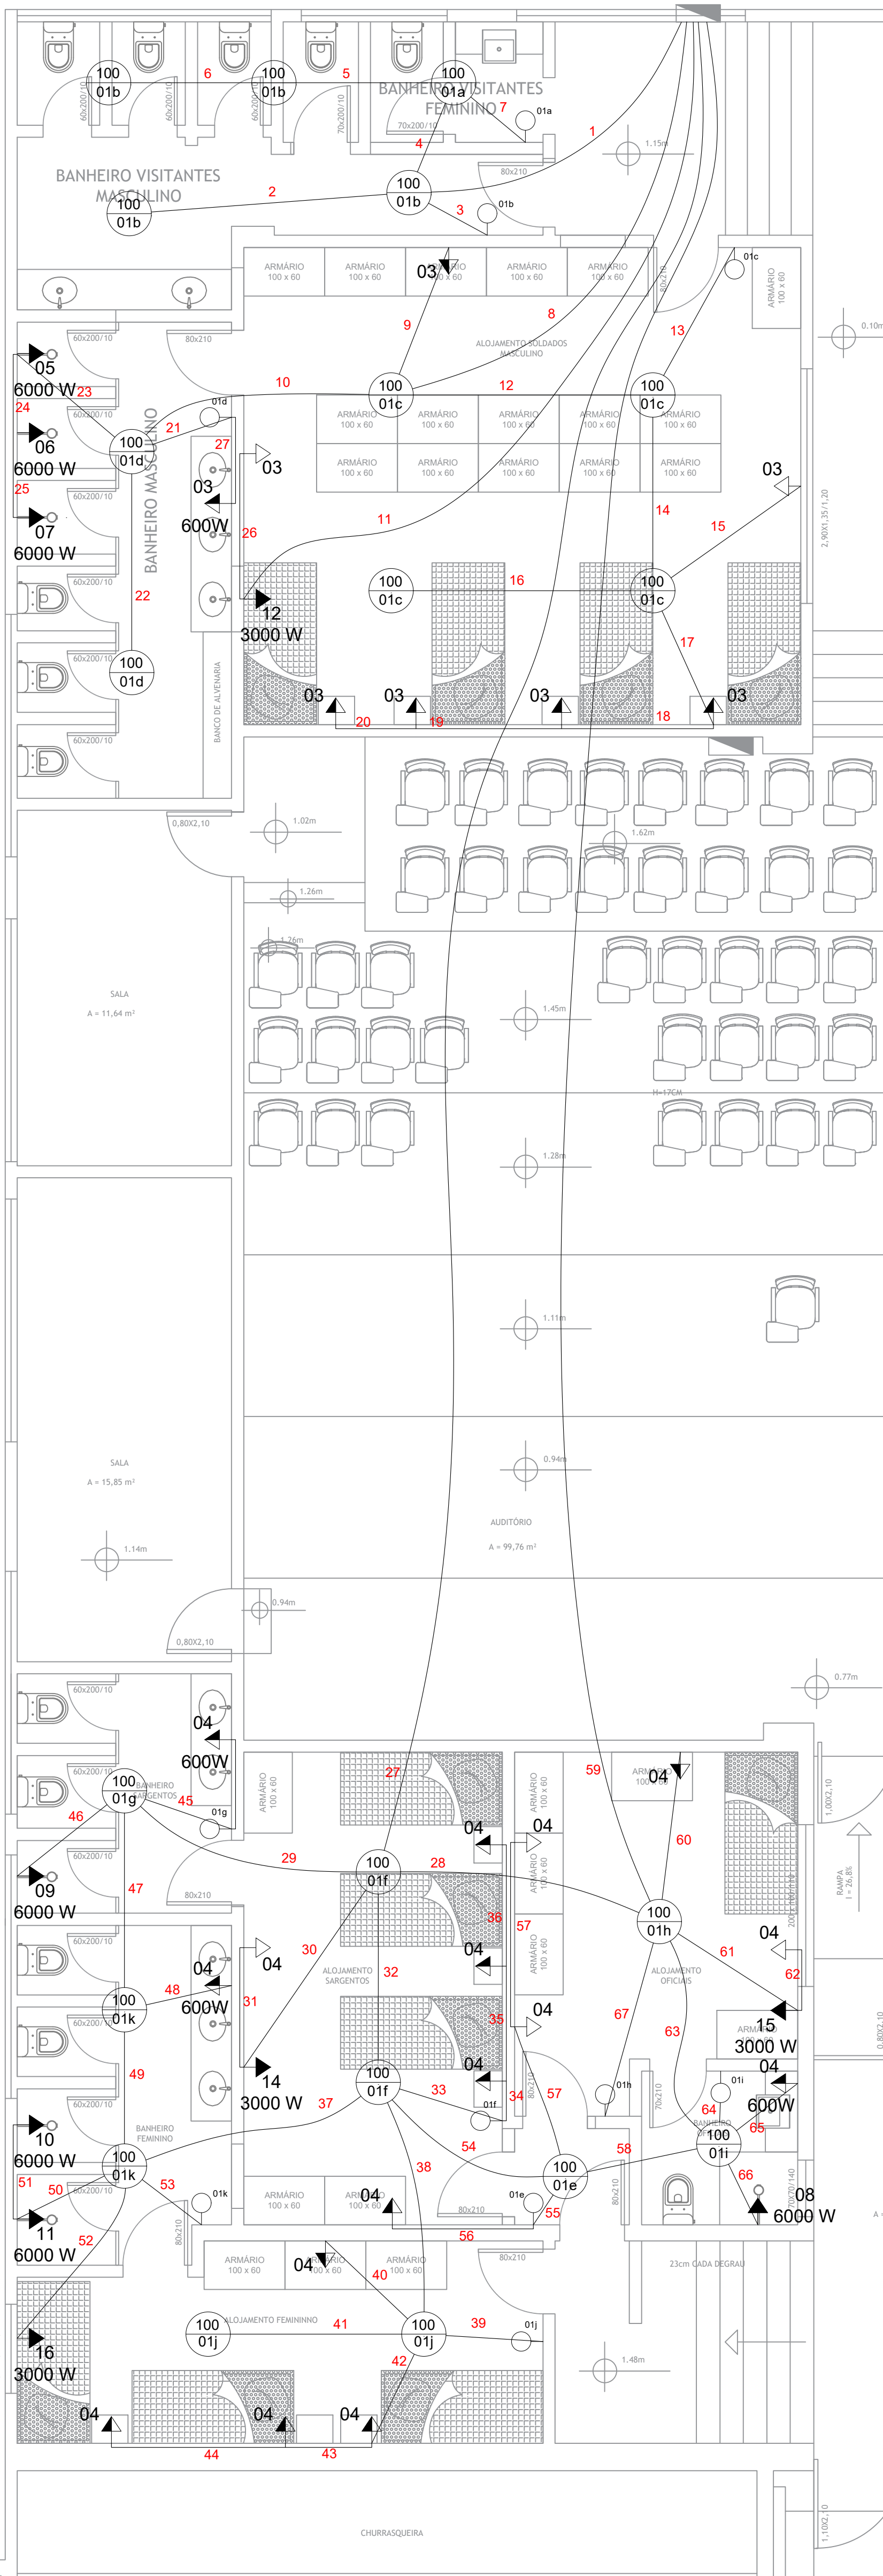

ESGOTO

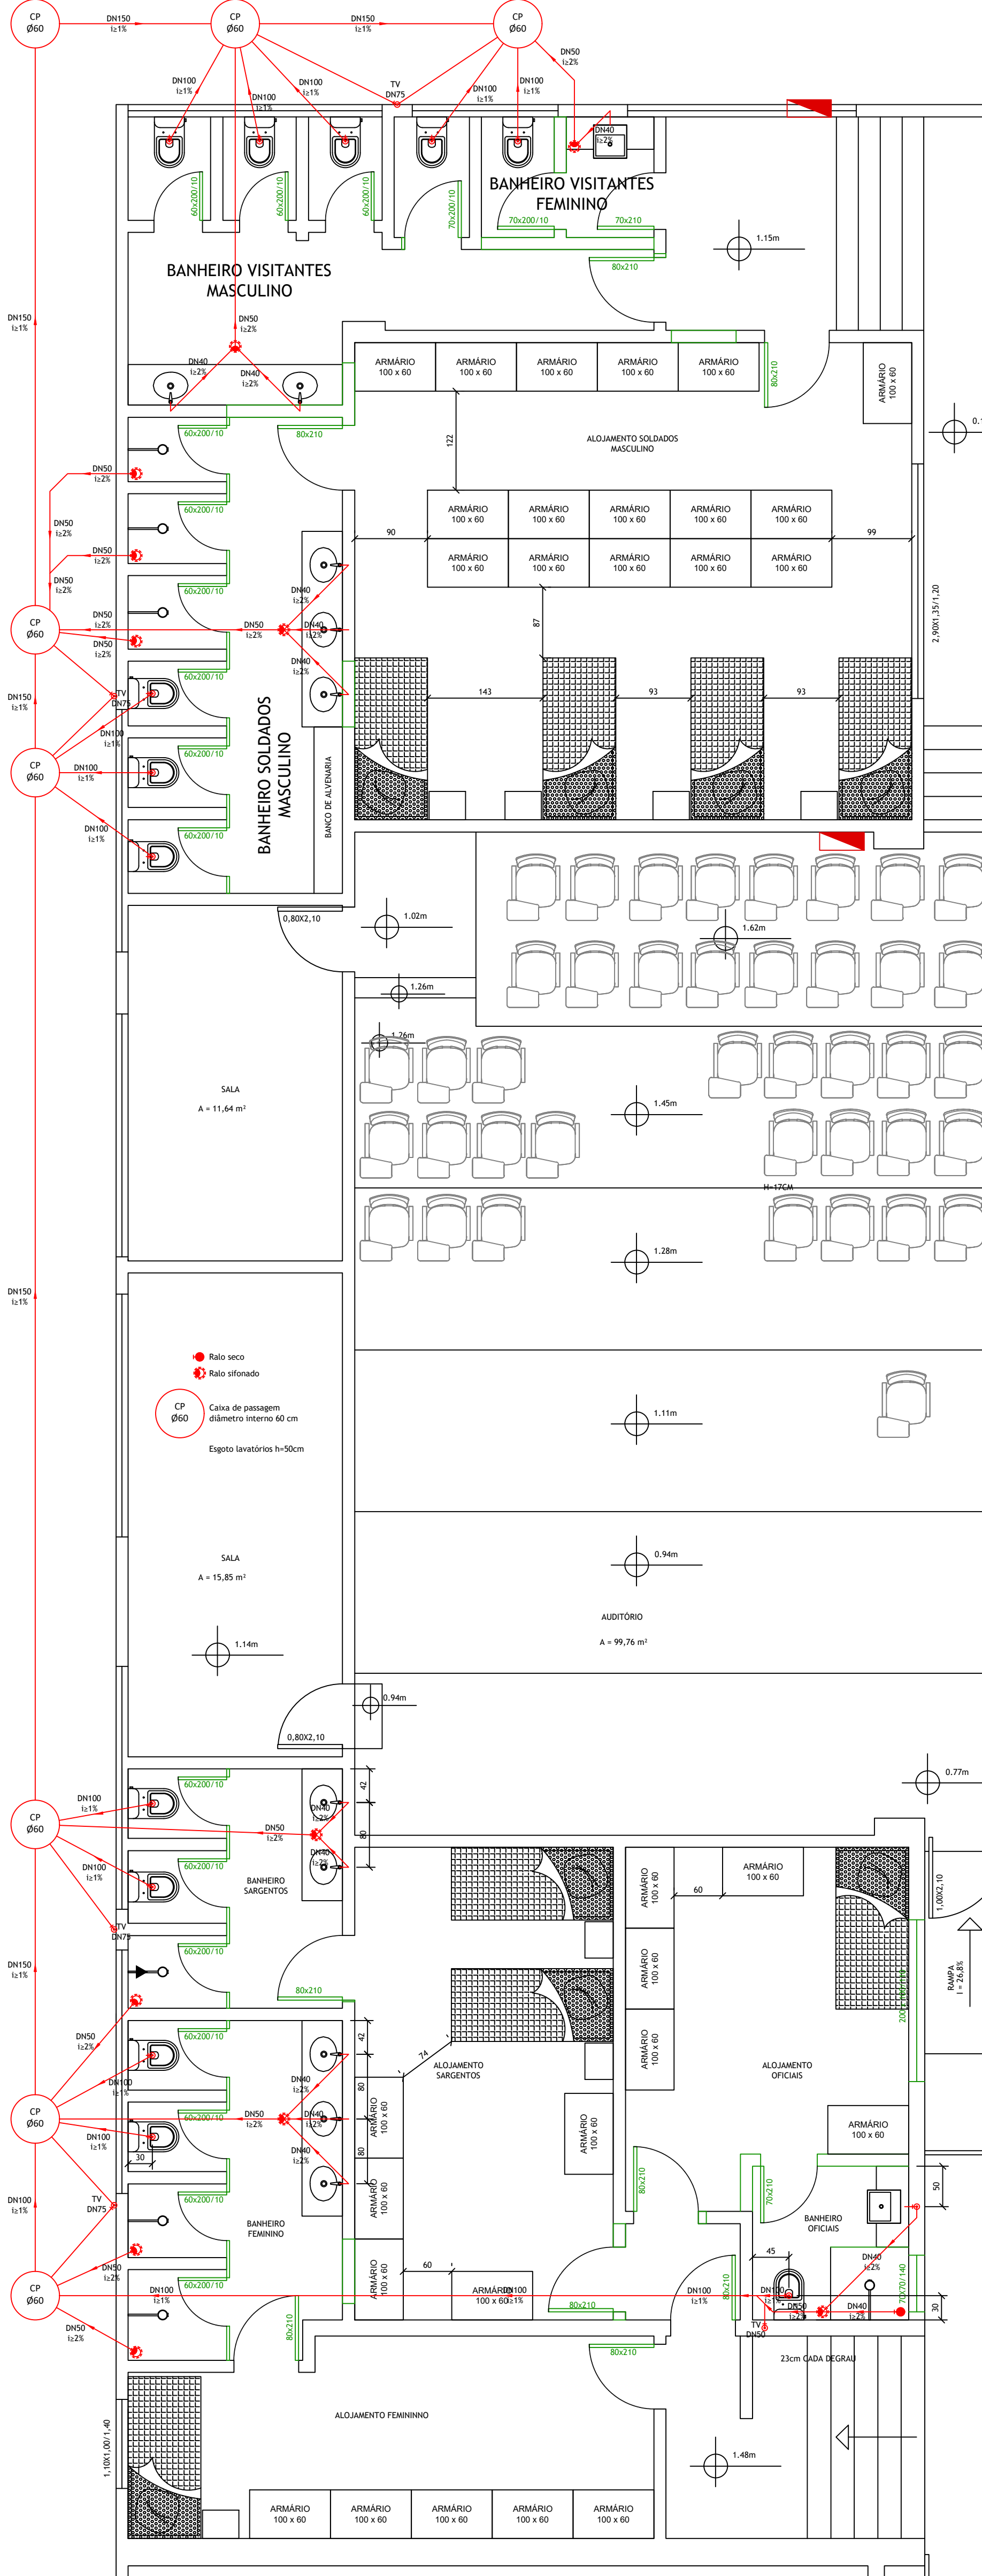

Obra
REFORMA DOS ALOJAMENTOS DA BRIGADA MILITAR EM CAMPO BOM, RS

Conteúdo
Planta Baixa - Complementares

Município de Campo Bom

MARCELO RUARO PETZINGER
Engenheiro Civil
CREA: RS229269
Responsável técnico projeto

Endereço
Av. São Leopoldo, 771, Centro, Campo Bom, RS

Escala
1:50

AGOSTO
2024

03/03

Área
159,39 m²