



CARIMBOS APROVACAO CORPO DE BOMBEIROS:

SIMBOLOGIA CONFORME RT 12:2021

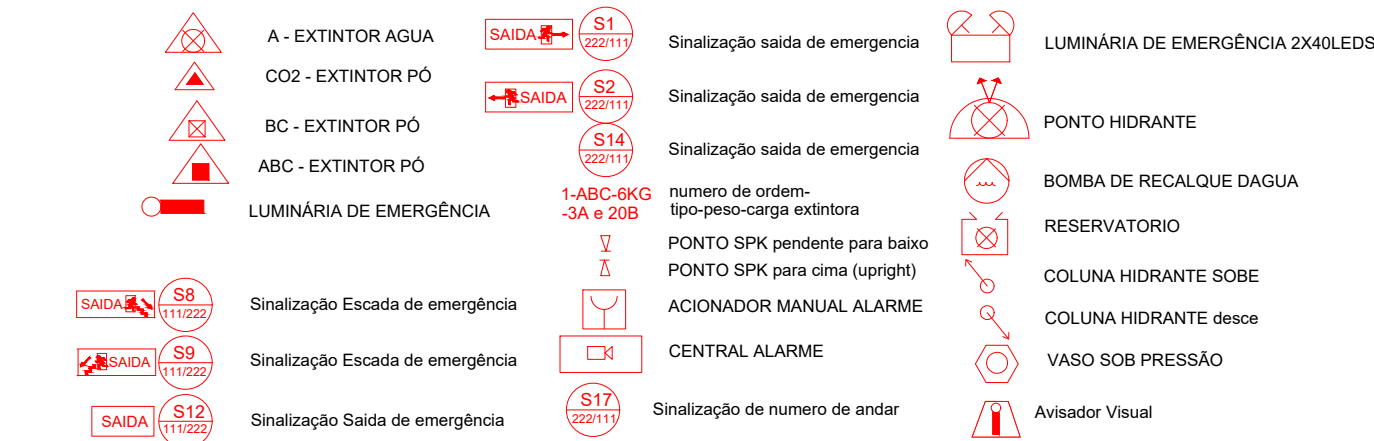

ANDRE MADEIRA
ENGENHARIA

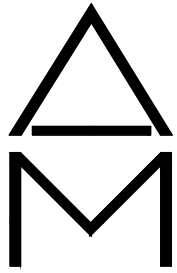

51-3496-3117
RUA MONSIEUR LEOPOLDO NEIS, 38
CENTRO-GRAVATA-RS
WWW.ANDEMADERA.COM.BR
ANDRELUISMADEIRA@GMAIL.COM

PRANCHA:
P-01

PROJETO PPCI

Rua LOTHARIO GERHARDT, nº 51 – Bairro ESPERANÇA
CAMPO BOM - RS

PROPRIETÁRIOS: _____
PREF. MUNICIPAL DE CAMPO BOM - E.M.E.I. AQUARELA

RESPONSÁVEL TÉCNICO: _____
ANDRE LUIS MADEIRA CREA 179363

PPCI PLANTA BAIXA TERREO, SITUAÇÃO E LOCALIZAÇÃO

ÁREA: 495,00 m²

DATA: MAIO/2023

ESCALA: 1:100