


PLANTA BAIXA
ESC. 1/100

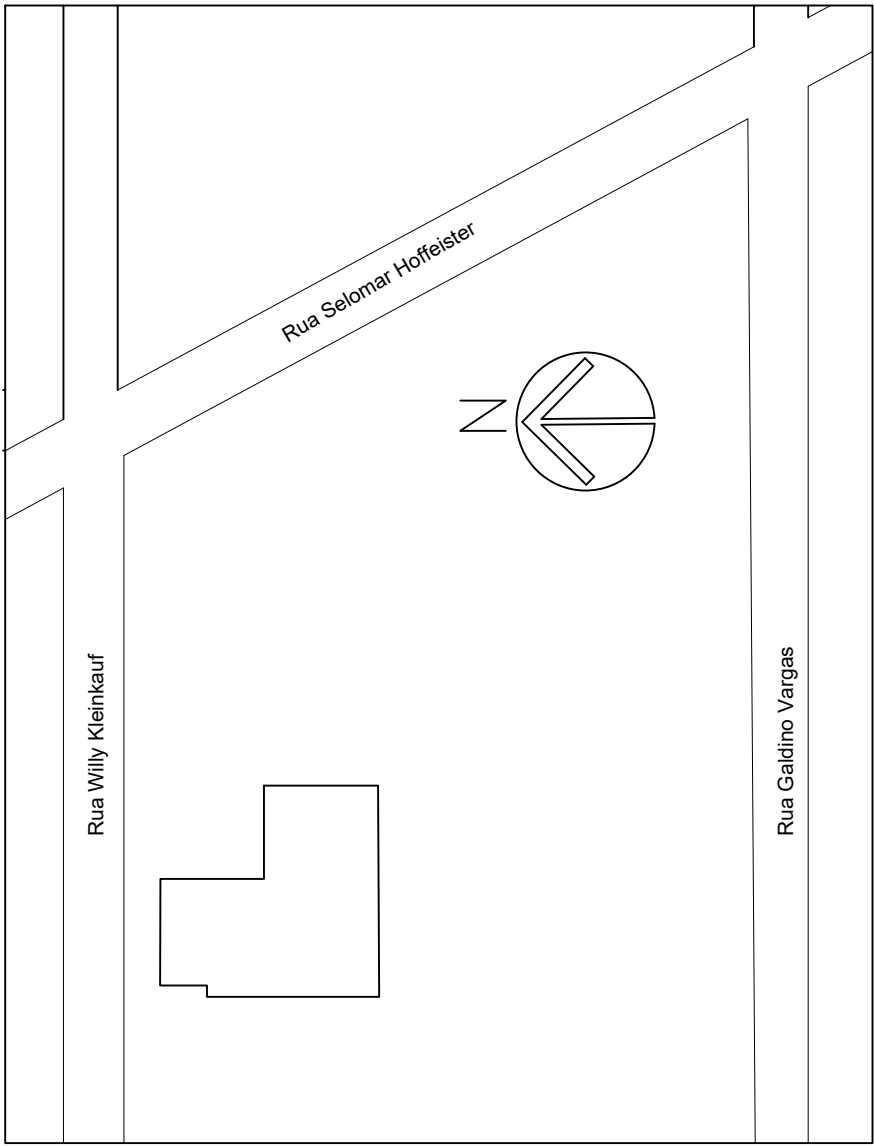


CARIMBOS APROVACAO CORPO DE BOMBEIROS:

SIMBOLOGIA CONFORME RT 12:2021

	A - EXTINTOR AGUA		Sinalização saída de emergência		LUMINÁRIA DE EMERGÊNCIA 2X40LEDS
	CO2 - EXTINTOR PÓ		Sinalização saída de emergência		PONTO HIDRANTE
	BC - EXTINTOR PÓ		Sinalização saída de emergência		BOMBA DE RECALQUE DÁGUA
	ABC - EXTINTOR PÓ		Sinalização saída de emergência		RESERVATORIO
	LUMINÁRIA DE EMERGÊNCIA		Sinalização saída de emergência		COLUNA HIDRANTE SOBRE
	SAIDA		Sinalização saída de emergência		COLUNA HIDRANTE DESCE
	SAIDA		Sinalização saída de emergência		VASO SOB PRESSÃO
	SAIDA		Sinalização saída de emergência		AVISADOR VISUAL

ANDRE MADEIRA
ENGENHARIA

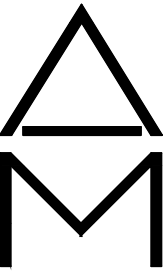

51-3496-3117
RUA MONSENHOR LEOPOLDO NEIS,38
CENTRO-GRATIAHRS
WWW.ANDEMAREMADEIRA.COM.BR
ANDRELUISMADEIRA@GMAIL.COM

PROJETO PPCI
RUA SELOMAR HOFFMEISTER 315. SANTA LÚCIA
CAMPO BOM - RS

PROPRIETARIOS: PREF.MUNICIPAL DE CAMPO BOM A.P.M.E.I. SANTO ANTONIO

RESPONSÁVEL TÉCNICO: ANDRE LUIS MADEIRA CREA 179363

PPCI PLANTA BAIXA TERREO, SITUAÇÃO E LOCALIZAÇÃO

PRANCHA:
P-01

ÁREA: 603,140m²

DATA: MAIO/2023

ESCALA: 1:100