

1º PAVIMENTO

PLANTA BAIXA 1º PAVIMENTO
ESCALA 1:50

REF

TIPO

CAPACIDADE

MODELO

COMANDO E ACIONAMENTO

ÁREA TÉCNICA

DUTOS DE INSUFLAMENTO DE AR

DUTOS DE RETORNO DE AR

DIFUSORES DE AR

DUTOS DE RENOVAÇÃO DE AR

DUTOS DE EXAUSTÃO DE AR

LINHA FRIGORÍGENA SISTEMA VRF

LINHA FRIGORÍGENA SISTEMA SPLIT

TUBULAÇÃO ÁGUA GELADA

TUBULAÇÃO ÁGUA RETORNO

DUTOS DE EXAUSTÃO EM CHAPA PRETA #16

SOLDADO COM ISOLAMENTO

PONTO DE DRENO CONFORME DESCRIÇÃO

PONTO DE ÁGUA CONFORME DESCRIÇÃO

PONTO DE FORÇA MONOFÁSICO/BIFÁSICO

PONTO DE FORÇA TRIFÁSICO

COLARINHO C/REGISTRO
(CONFORME DESCRIÇÃO)

VÁLVULA ANTI RETORNO
(CONFORME DESCRIÇÃO)

DIFUSOR QUADRADO 4 VIAS

GRELHA DE INSUFLAMENTO
DE SIMPLEX DEFLEXÃO

GRELHA DE RETORNO

DIFUSOR CIRCULAR REGULÁVEL
BRANCO

PORTA DE INSPEÇÃO PARA
MANUTENÇÃO 600X600

QUADRO DE ACIONAMENTO E COMANDO

CONTROLE OPERACIONAL COM FIO
(PREVER CAIXA DE ELÉTRICA EMBUTIDA)


RESISTÊNCIA ELÉTRICA
DE REAQUECIMENTO

FILTRO DE AR G4

DERIVAÇÃO / REFINET
PADRÃO FABRICANTE

APROVAÇÕES	PROPOSTA	PROJETO	REVISÃO	DATA	PROJETO				
	PROPOSTA	PROJETO	REVISÃO	DATA	PROJETO				
	PROPOSTA	PROJETO	REVISÃO	DATA	PROJETO				
	PROPOSTA	PROJETO	REVISÃO	DATA	PROJETO				
PROPRIETÁRIO		RESPONSÁVEL TÉCNICO							
MUNICÍPIO DE CAMPO BOM RUA: 1000-000-00		EMERSON FERRARI CREA: 100000-00							
		EQUIPE TÉCNICA DA EMPRESA							
EMERSON FERRARI Engenheiro Mecânico CREA: 100000-00		MAURICIO CERUTTI Arquiteto e Urbanista CAU: 100000-00							
ALAN HINKEL VIEIRA Engenheiro Eletricista CREA: 100000-00		FERNANDA CORDEIRO Engenheira Civil CREA: 100000-00							
PROPRIETÁRIO: MUNICÍPIO DE CAMPO BOM									
EDIFICAÇÃO: TEATRO - CEI DE CAMPO BOM									
ENDEREÇO: AV. DOS ESTADOS, 1080 - K. CAMPO BOM - RS, 93700-000									
CNPJ: 00.832.619/0001-55									
PROJETO: CLIMATIZAÇÃO E VENTILAÇÃO DO CEI		ARQUIVO: 001 - CLIMATIZAÇÃO		DATA: 17.04.2024					
CONTÉUDO: PLANTA BAIXA 1º PAVIMENTO COM INDICAÇÃO DA LOCALIZAÇÃO DA CLIMATIZAÇÃO E DA VENTILAÇÃO		ESTADO: PROJETO EXECUTIVO		FOLHA: 01					
FERRARI ENGENHARIA - LTDA - CNPJ: 00.832.619/0001-55		INDICAÇÃO: CL01-04							
Rua Galvão Vargas, 235 - 2º Andar - Centro - Curitiba - PR - CEP: 80007-900 - Fone: (41) 3007-8641 - e-mail: projeto@ferrariengenharia.com.br									

Formato A0 (1189 x 841mm)

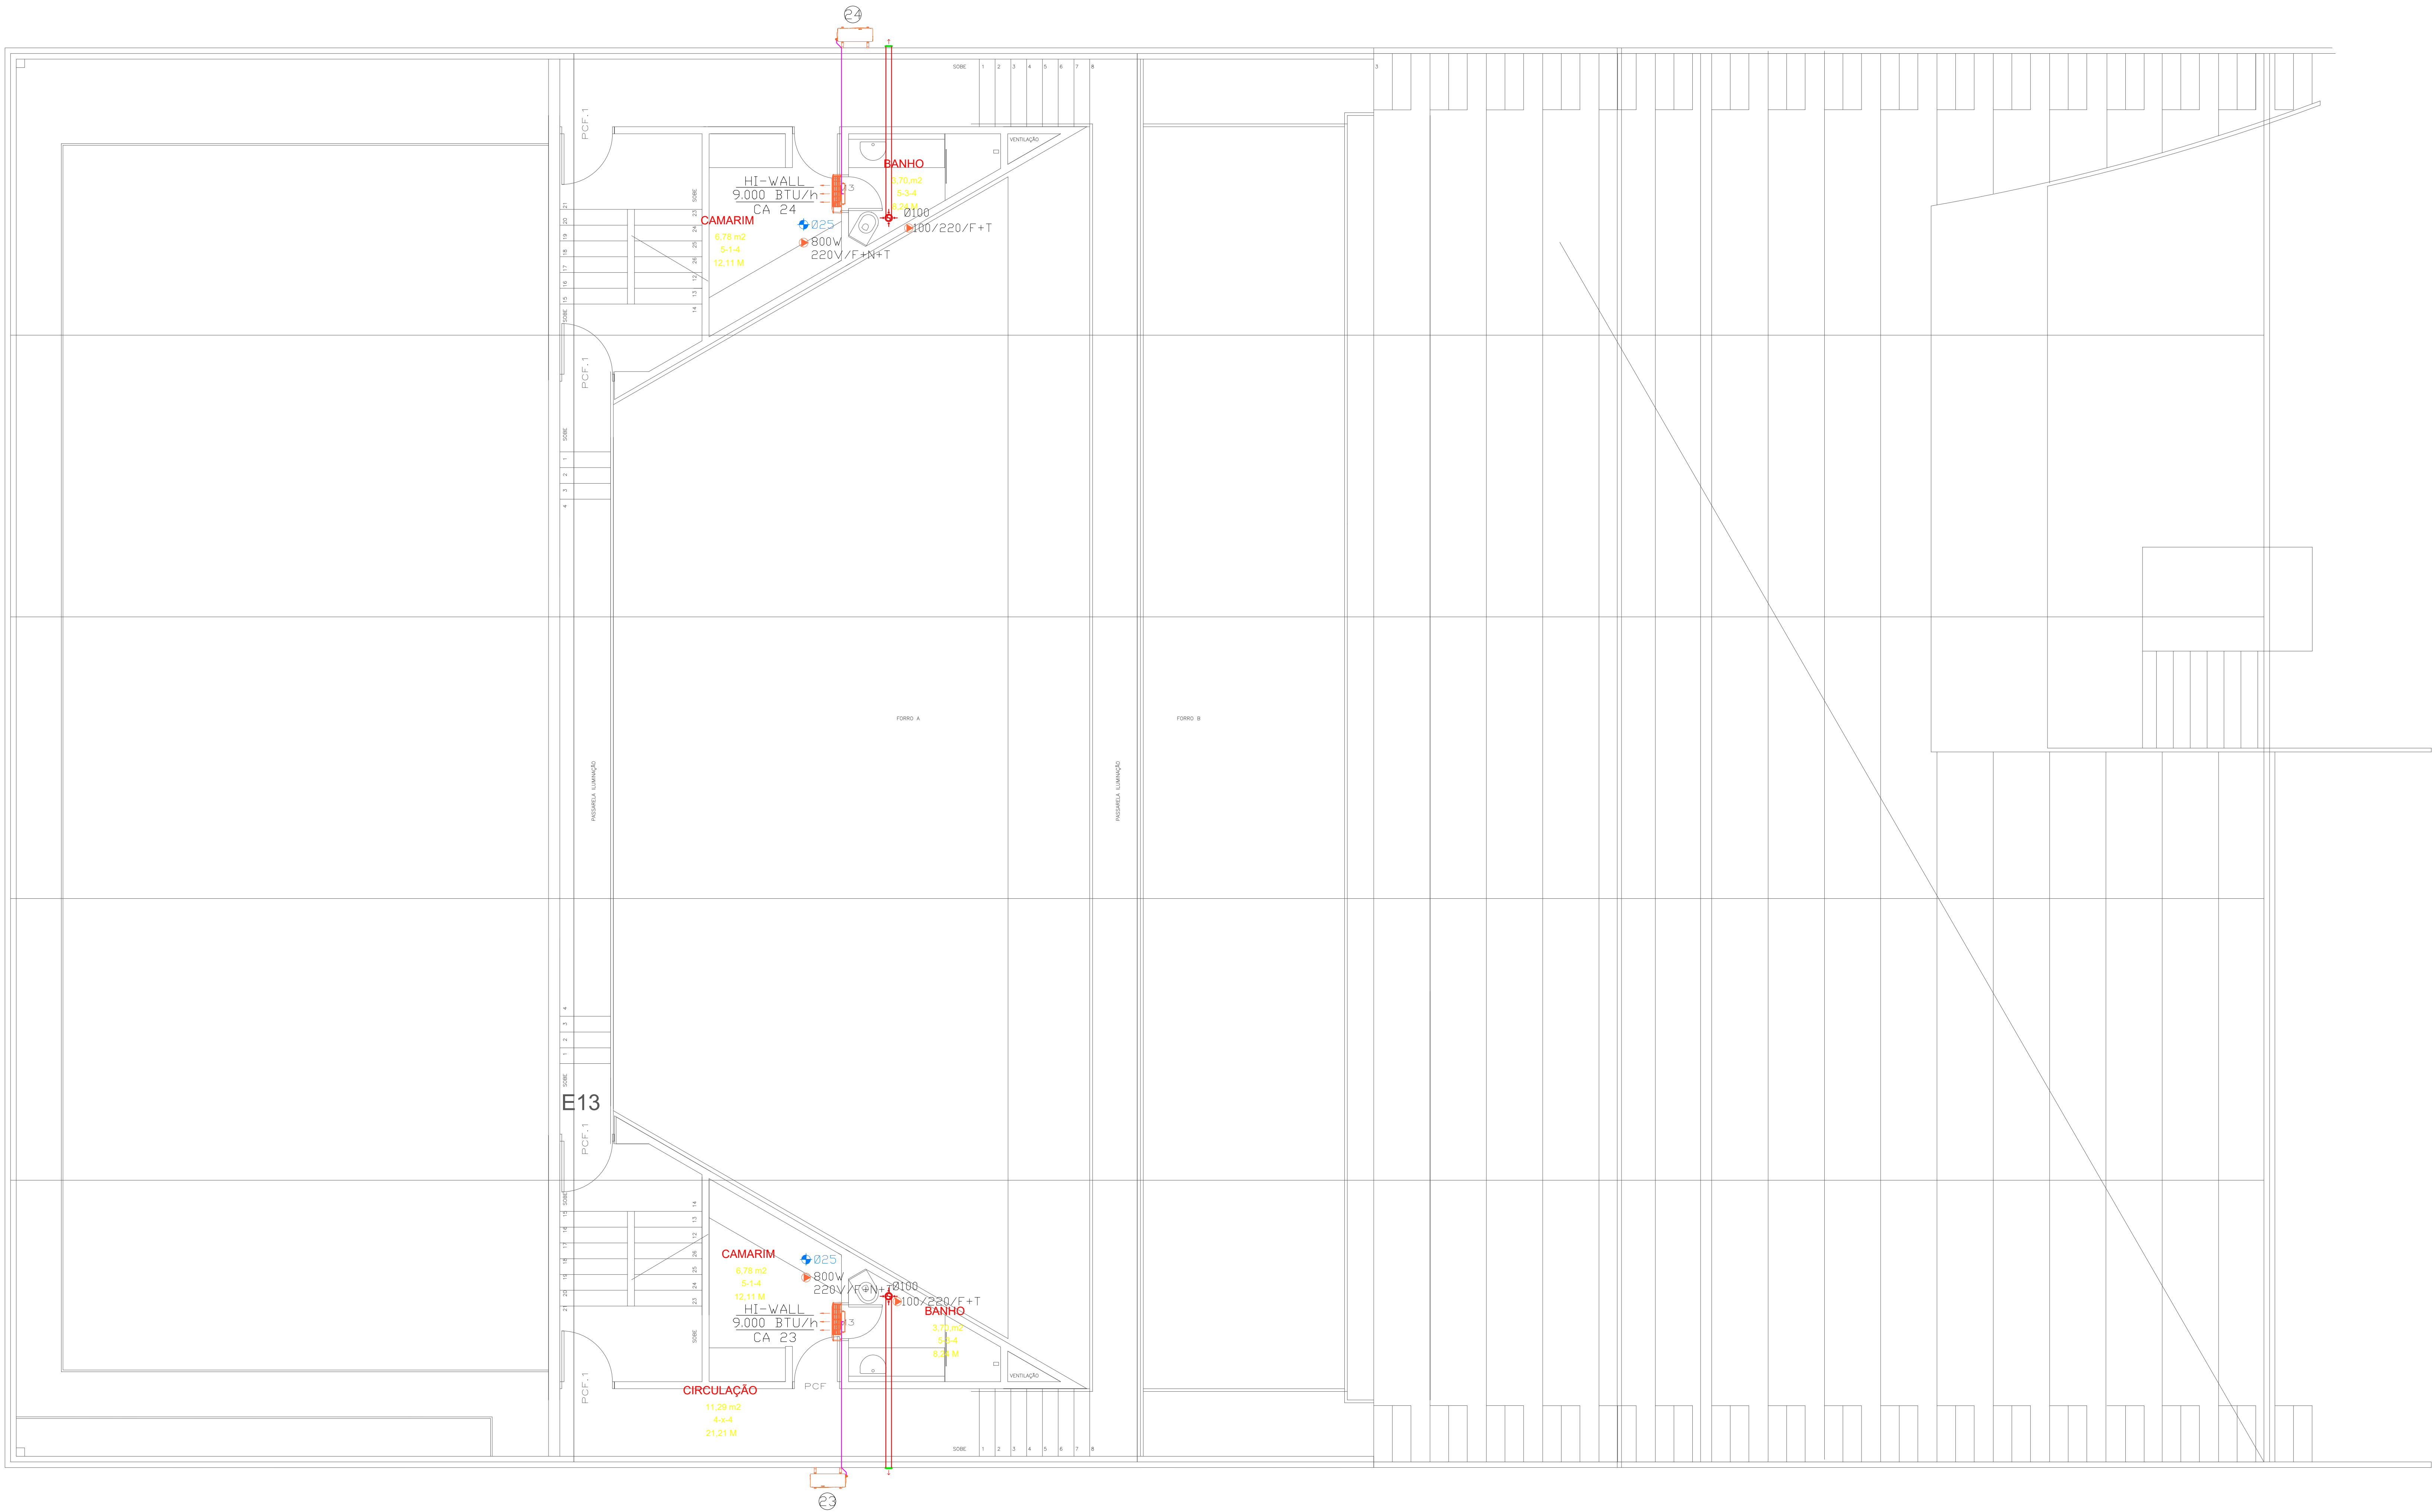

2º PAVIMENTO

PLANTA BAIXA 2º PAVIMENTO
ESCALA 1:50

REF

TIPO

CAPACIDADE

MODELO

COMANDO E ACIONAMENTO

ÁREA TÉCNICA

DUTOS DE INSUFLAMENTO DE AR

DUTOS DE RETORNO DE AR

DIFUSORES DE AR

DUTOS DE RENOVAÇÃO DE AR

DUTOS DE EXAUSTÃO DE AR

LINHA FRIGORÍGENA SISTEMA VRF

LINHA FRIGORÍGENA SISTEMA SPLIT

TUBULAÇÃO ÁGUA GELADA

TUBULAÇÃO ÁGUA RETORNO

DUTOS DE EXAUSTÃO EM CHAPA PRETA #16

SOLDADO COM ISOLAMENTO

PONTO DE DRENO CONFORME DESCRIÇÃO

PONTO DE ÁGUA CONFORME DESCRIÇÃO

PONTO DE FORÇA MONOFÁSICO/BIFÁSICO

PONTO DE FORÇA TRIFÁSICO

COLARINHO C/REGISTRO
(CONFORME DESCRIÇÃO)

VÁLVULA ANTI RETORNO
(CONFORME DESCRIÇÃO)

DIFUSOR QUADRADO 4 VIAS

GRELHA DE INSUFLAMENTO
DE SIMPLES DEFLEXÃO

GRELHA DE RETORNO

DIFUSOR CIRCULAR REGULÁVEL
BRANCO

PORTA DE INSPEÇÃO PARA
MANUTENÇÃO 600X600

QUADRO DE ACIONAMENTO E COMANDO

CONTROLE OPERACIONAL COM FIO
(PREVER CAIXA DE ELÉTRICA EMBUTIDA)

RESISTÊNCIA ELÉTRICA
DE REAQUECIMENTO

FILTRO DE AR G4

DERIVAÇÃO / REFINET
PADRÃO FABRICANTE

APROVAÇÕES	ELABORAÇÃO DO PROJETO		DATA	ASSINATURA
	PROJETO	PROJETO	12.10.2023	FERRARI
	REVISÃO	REVISÃO	12.10.2023	FERRARI
	REVISÃO	REVISÃO	12.10.2023	FERRARI
APROVAÇÕES	APROVAÇÃO DO PROJETO E DOCUMENTO		DATA	ASSINATURA
	PROJETO	PROJETO	12.10.2023	FERRARI
	REVISÃO	REVISÃO	12.10.2023	FERRARI
	REVISÃO	REVISÃO	12.10.2023	FERRARI
PROPRIETÁRIO		RESPONSÁVEL TÉCNICO		
MUNICÍPIO DE CAMPO BOM RUA DOS ESTADOS, 1080 - K. CAMPO BOM - RS, 93700-000		EMERSON FERRARI CREA/RG: 165014-3		
FERRARI ENGENHARIA		EQUIPE TÉCNICA DA EMPRESA		
		EMERSON FERRARI Engenheiro Mecânico CREA/RG: 165014-3	MAURICIO CERUTTI Arquiteto e Urbanista CAU/RG: A100941-0	
		ALAN HINKEL VIEIRA Engenheiro Eletricista CREA/RG: 161815-3	FERNANDA CORDEIRO Engenheira Civil CREA/RG: 148158-0	
PROPRIETÁRIO: MUNICÍPIO DE CAMPO BOM				
EDIFICAÇÃO: TEATRO - CEI DE CAMPO BOM				
ENDEREÇO: AV. DOS ESTADOS, 1080 - K. CAMPO BOM - RS, 93700-000 CNPJ: 80.832.619/0001-55				
PROJETO: CLIMATIZAÇÃO E VENTILAÇÃO DO CEI		ARQUIVO: 001 - CLIMATIZAÇÃO	DATA: 17.04.2024	
CONTEÚDO: PLANTA BAIXA 2º PAVIMENTO COM INDICAÇÃO DA LOCALIZAÇÃO DA CLIMATIZAÇÃO E DA VENTILAÇÃO		ESTADO: PROJETO EXECUTIVO	FOLHA: 01	CL104-04
Rua Galvão Vargas, 231 - 2º Andar - Centro - Curitiba / PR - CEP: 80007-904 Fone: (41) 90097-864 e-mail: projeto@engenhariaferrari.com.br				

Formato A0 (1189 x 841mm)